


PŮDORYS 8.NP

1:100, 1:1

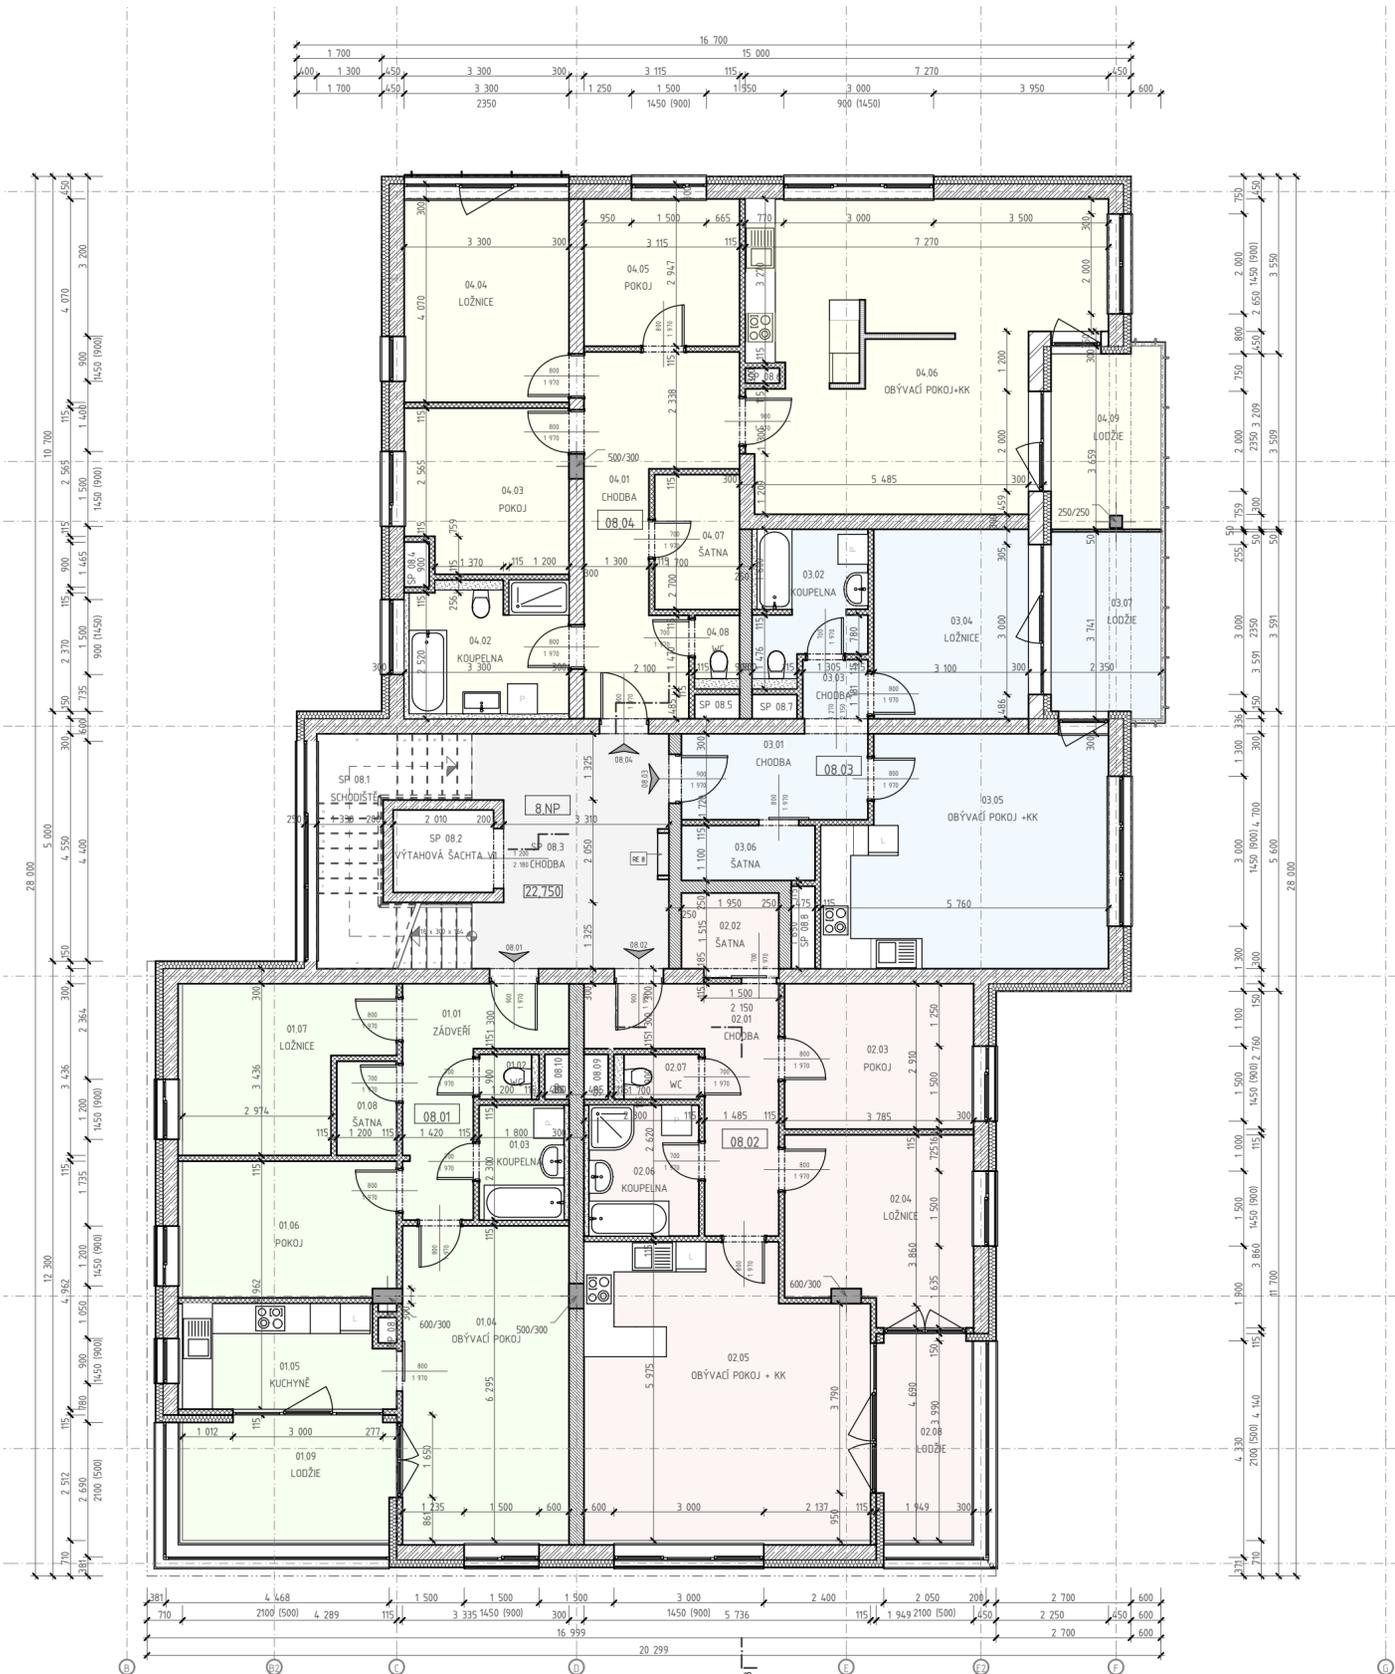

OZN.	NÁZEV MÍSTNOSTI	PLOCHA [m ²]
BYT 08.01 3+1		
01.01	ZÁDVEŘÍ	9,19
01.02	WC	0,94
01.03	KOUPELNA	4,14
01.04	OBÝVAČÍ POKOJ	20,98
01.05	KUCHYNĚ	8,63
01.06	POKOJ	11,63
01.07	LOŽNICE	12,11
01.08	ŠATNA	2,26
		69,88 m²
BYT 08.01 3+1		
01.09	LODŽIE	10,68
		10,68 m²
BYT 08.02 3+KK		
02.01	CHODBA	10,64
02.02	ŠATNA	2,95
02.03	POKOJ	11,01
02.04	LOŽNICE	13,40
02.05	OBÝVAČÍ POKOJ + KK	32,01
02.06	KOUPELNA	6,03
02.07	WC	1,53
		77,57 m²
BYT 08.02 3+KK		
02.08	LODŽIE	7,88
		7,88 m²
BYT 08.03 2+KK		
03.01	CHODBA	6,42
03.02	KOUPELNA	6,11
03.03	CHODBA	1,54
03.04	LOŽNICE	11,75
03.05	OBÝVAČÍ POKOJ + KK	25,13
03.06	ŠATNA	2,94
		53,89 m²
BYT 08.03 2+KK		
03.07	LODŽIE	7,99
		7,99 m²

OZN.	NÁZEV MÍSTNOSTI	PLOCHA [m ²]
BYT 08.04 4+KK		
04.01	CHODBA	15,44
04.02	KOUPELNA	8,08
04.03	POKOJ	10,50
04.04	LOŽNICE	13,43
04.05	POKOJ	9,18
04.06	OBÝVAČÍ POKOJ+KK	38,88
04.07	ŠATNA	4,58
04.08	WC	1,33
		101,42 m²
BYT 08.04 4+KK		
04.09	LODŽIE	7,81
		7,81 m²
SP 08		
SP 08.1	SCHODIŠTĚ	10,50
SP 08.2	VÝTAHOVÁ ŠACHTA ..	3,32
SP 08.3	CHODBA	17,08
SP 08.4	ŠACHTA	0,45
SP 08.5	ŠACHTA	0,50
SP 08.6	ŠACHTA	0,18
SP 08.7	ŠACHTA	0,44
SP 08.8	ŠACHTA	0,78
SP 08.9	ŠACHTA	0,44
SP 08.10	ŠACHTA	0,44
SP 08.11	ŠACHTA	0,13
		34,26 m²
		371,38 m²

±0,000 = +212,000 m.n.m.

VÝŠKOVÝ SYSTÉM: Bpv SOUŘADNICOVÝ SYSTÉM: S-JTSK

GENERALNÍ PROJEKTANT : ING. JAN BOMBERA AUTORIZACE ČKAIT 1200895 IČO 126 791 86		ING. JAN BOMBERA TOLSTÉHO 192/4, 779 00 OLOMOUC tel: 603 467 841 jan.bombera@email.cz	
ZODPOVĚDNÝ PROJEKTANT : ING. JAN BOMBERA			
VYPRACOVAL : ING. JAN BOMBERA			
PROFESE	STAVEBNÍ ČÁST	FORMÁT	1 x A2
STUPEŇ	DSP	ČÍSLO ZAKÁZKY	P-2013/03
DATUM	06/2014	OBEC	OLOMOUC
INVESTOR : K - stav stavební a.s., U Panelárny 588/7, 772 00 OLOMOUC		ČÍSLO PARÉ	RAŽITKO
AKCE : "POLYFUNKČNÍ OBJEKT NÁROŽÍ, ul. Schweitzerova, OLOMOUC" na parcele č. 5/8 v k. ú. Nové Sady u Olomouce			
VÝKRES : PŮDORYS 8.NP		MĚŘÍTKO 1:100, 1:1	ČÍSLO VÝKRESU D.1.1.11

