



PŮDORYS 9.NP

1:100, 1:1

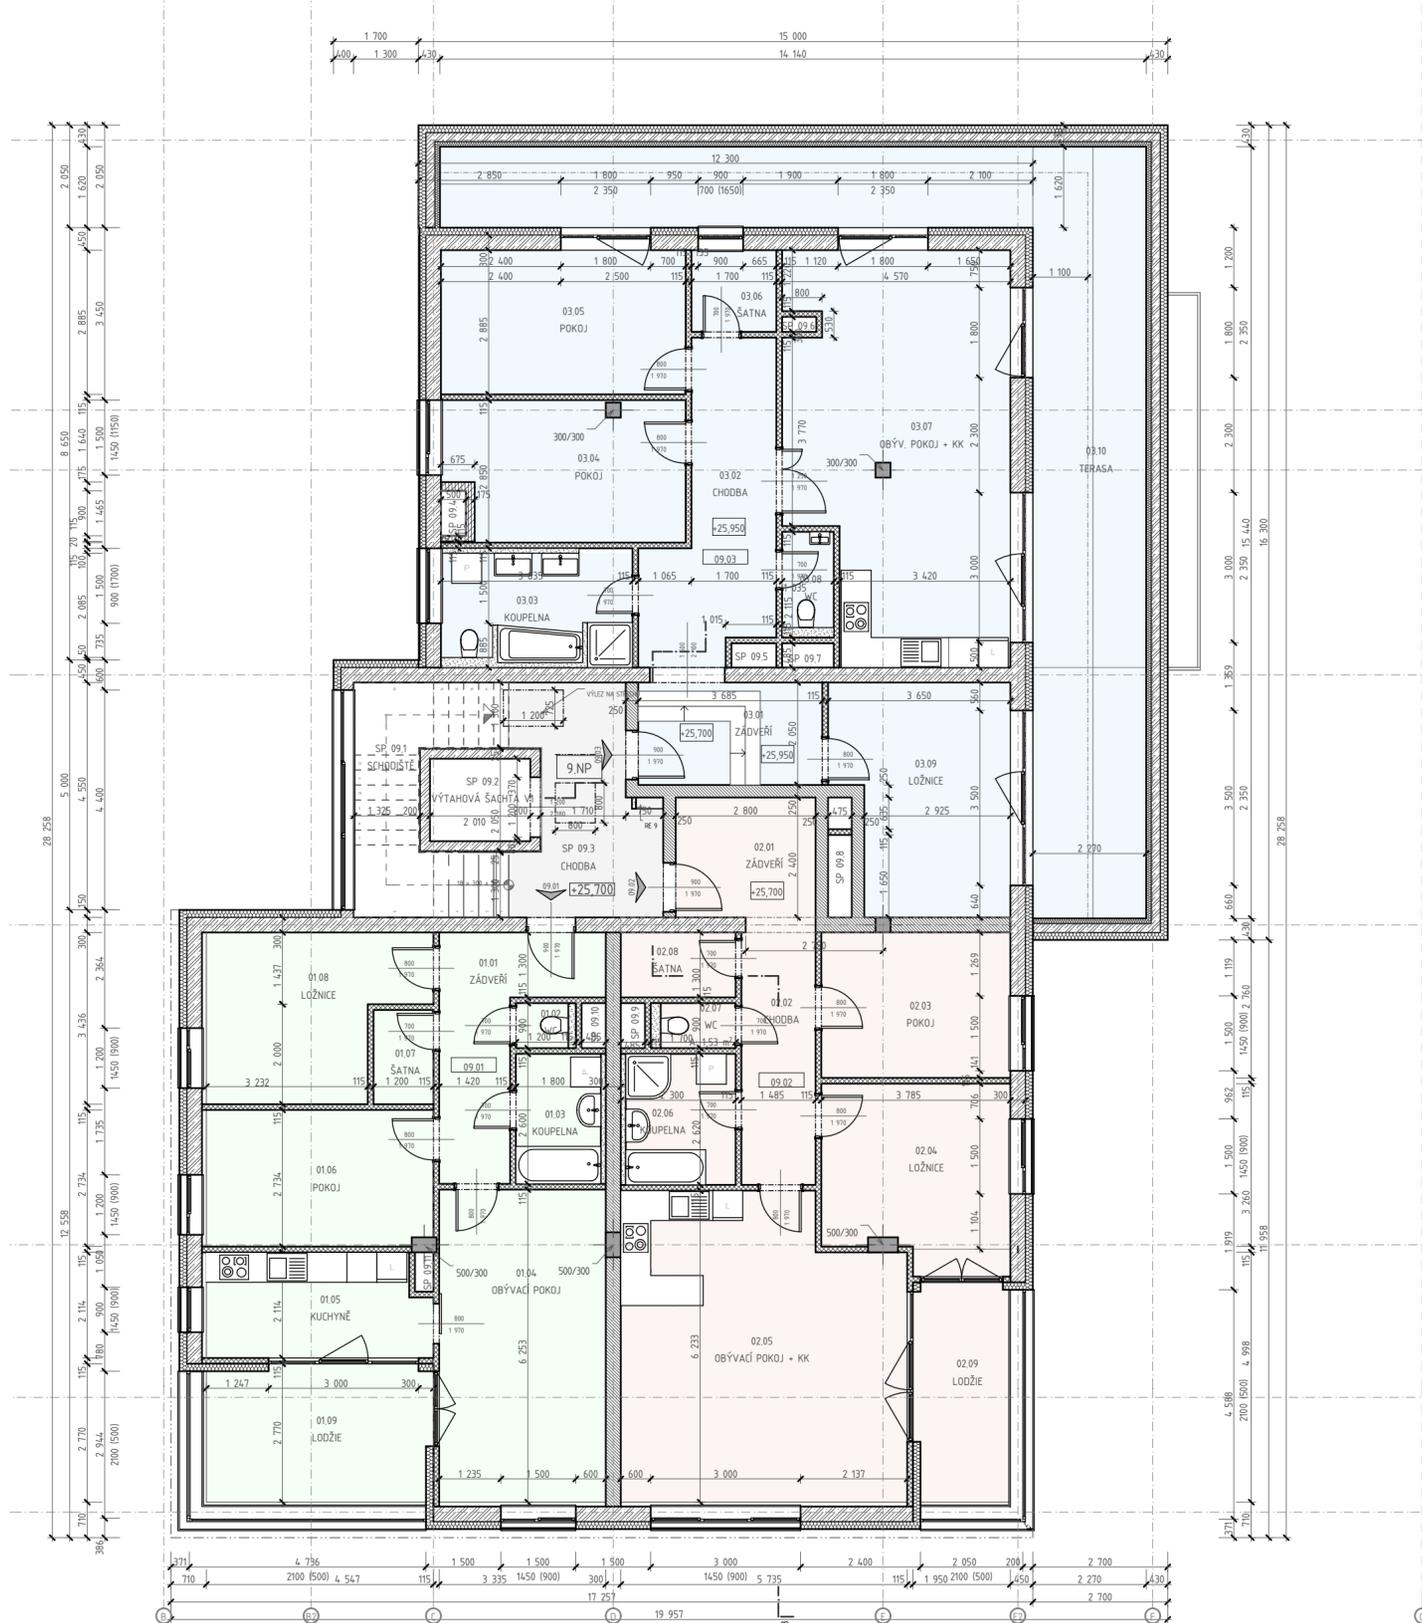

OZN.	NÁZEV MÍSTNOSTI	PLOCHA [m ²]
BYT 09.01 3+1		
01.01	ZÁDVEŘÍ	9,63
01.02	WC	0,94
01.03	KOUPELNA	4,68
01.04	OBÝVACÍ POKOJ	20,85
01.05	KUCHYNĚ	9,17
01.06	POKOJ	12,35
01.07	ŠATNA	2,26
01.08	LOŽNICE	13,00
		72,88 m²
BYT 09.01 3+1		
01.09	LODŽIE	12,50
		12,50 m²
BYT 09.02 3+KK		
02.01	ZÁDVEŘÍ	6,72
02.02	CHODBA	7,92
02.03	POKOJ	11,01
02.04	LOŽNICE	13,40
02.05	OBÝVACÍ POKOJ + KK	33,48
02.06	KOUPELNA	6,03
02.07	WC	1,53
02.08	ŠATNA	2,99
		83,08 m²
BYT 09.02 3+KK		
02.09	LODŽIE	8,35
		8,35 m²
BYT 09.03 4+KK		
03.01	ZÁDVEŘÍ	7,55
03.02	CHODBA	13,15
03.03	KOUPELNA	8,82
03.04	POKOJ	13,10
03.05	POKOJ	14,14
03.06	ŠATNA	2,78
03.07	OBÝV. POKOJ + KK	34,42
03.08	WC	2,19
03.09	LOŽNICE	15,23
		111,38 m²
BYT 09.03 4+KK		
03.10	TERASA	53,61
		53,61 m²

OZN.	NÁZEV MÍSTNOSTI	PLOCHA [m ²]
SP 09		
SP 09.1	SCHODIŠTĚ	10,50
SP 09.2	VÝTAHOVÁ ŠACHTA ..	3,32
SP 09.3	CHODBA	11,36
SP 09.4	ŠACHTA	0,45
SP 09.5	ŠACHTA	0,44
SP 09.6	ŠACHTA	0,20
SP 09.7	ŠACHTA	0,50
SP 09.8	ŠACHTA	0,78
SP 09.9	ŠACHTA	0,44
SP 09.10	ŠACHTA	0,44
SP 09.11	ŠACHTA	0,29
		28,72 m²
		370,52 m²

 

±0,000 = +212,000 m.n.m.

VÝŠKOVÝ SYSTÉM: Bpv SOUŘADNICOVÝ SYSTÉM: S-JTSC

GENERÁLNÍ PROJEKTANT : ING. JAN BOMBERA AUTORIZACE ČKAIT 1200895 IČO 126 791 86		Ing. JAN BOMBERA TOLSTĚHO 192/4, 779 00 OLOMOUC tel: 603 467 841 jan.bombera@email.cz	
ZODPOVĚDNÝ PROJEKTANT : ING. JAN BOMBERA			
VYPRACOVAL : ING. JAN BOMBERA			
PROFESE :	STAVEBNÍ ČÁST :	FORMÁT :	1 x A2
STUPEŇ :	DSP :	ČÍSLO ZAKÁZKY :	P-2013/03
DATUM :	06/2014	OBEC :	OLOMOUC
INVESTOR : K - stav stavební a.s., U Panelárny 588/7, 772 00 OLOMOUC			
AKCE : "POLYFUNKČNÍ OBJEKT NÁROŽÍ, ul. Schweitzerova, OLOMOUC" na parcele č. 5/8 v k. ú. Nové Sady u Olomouce			
VÝKRES : PŮDORYS 9.NP		MĚŘÍTKO 1:100, 1:1	ČÍSLO VÝKRESU D.1.1.12