


PŮDORYS 5.NP

1:100, 1:1

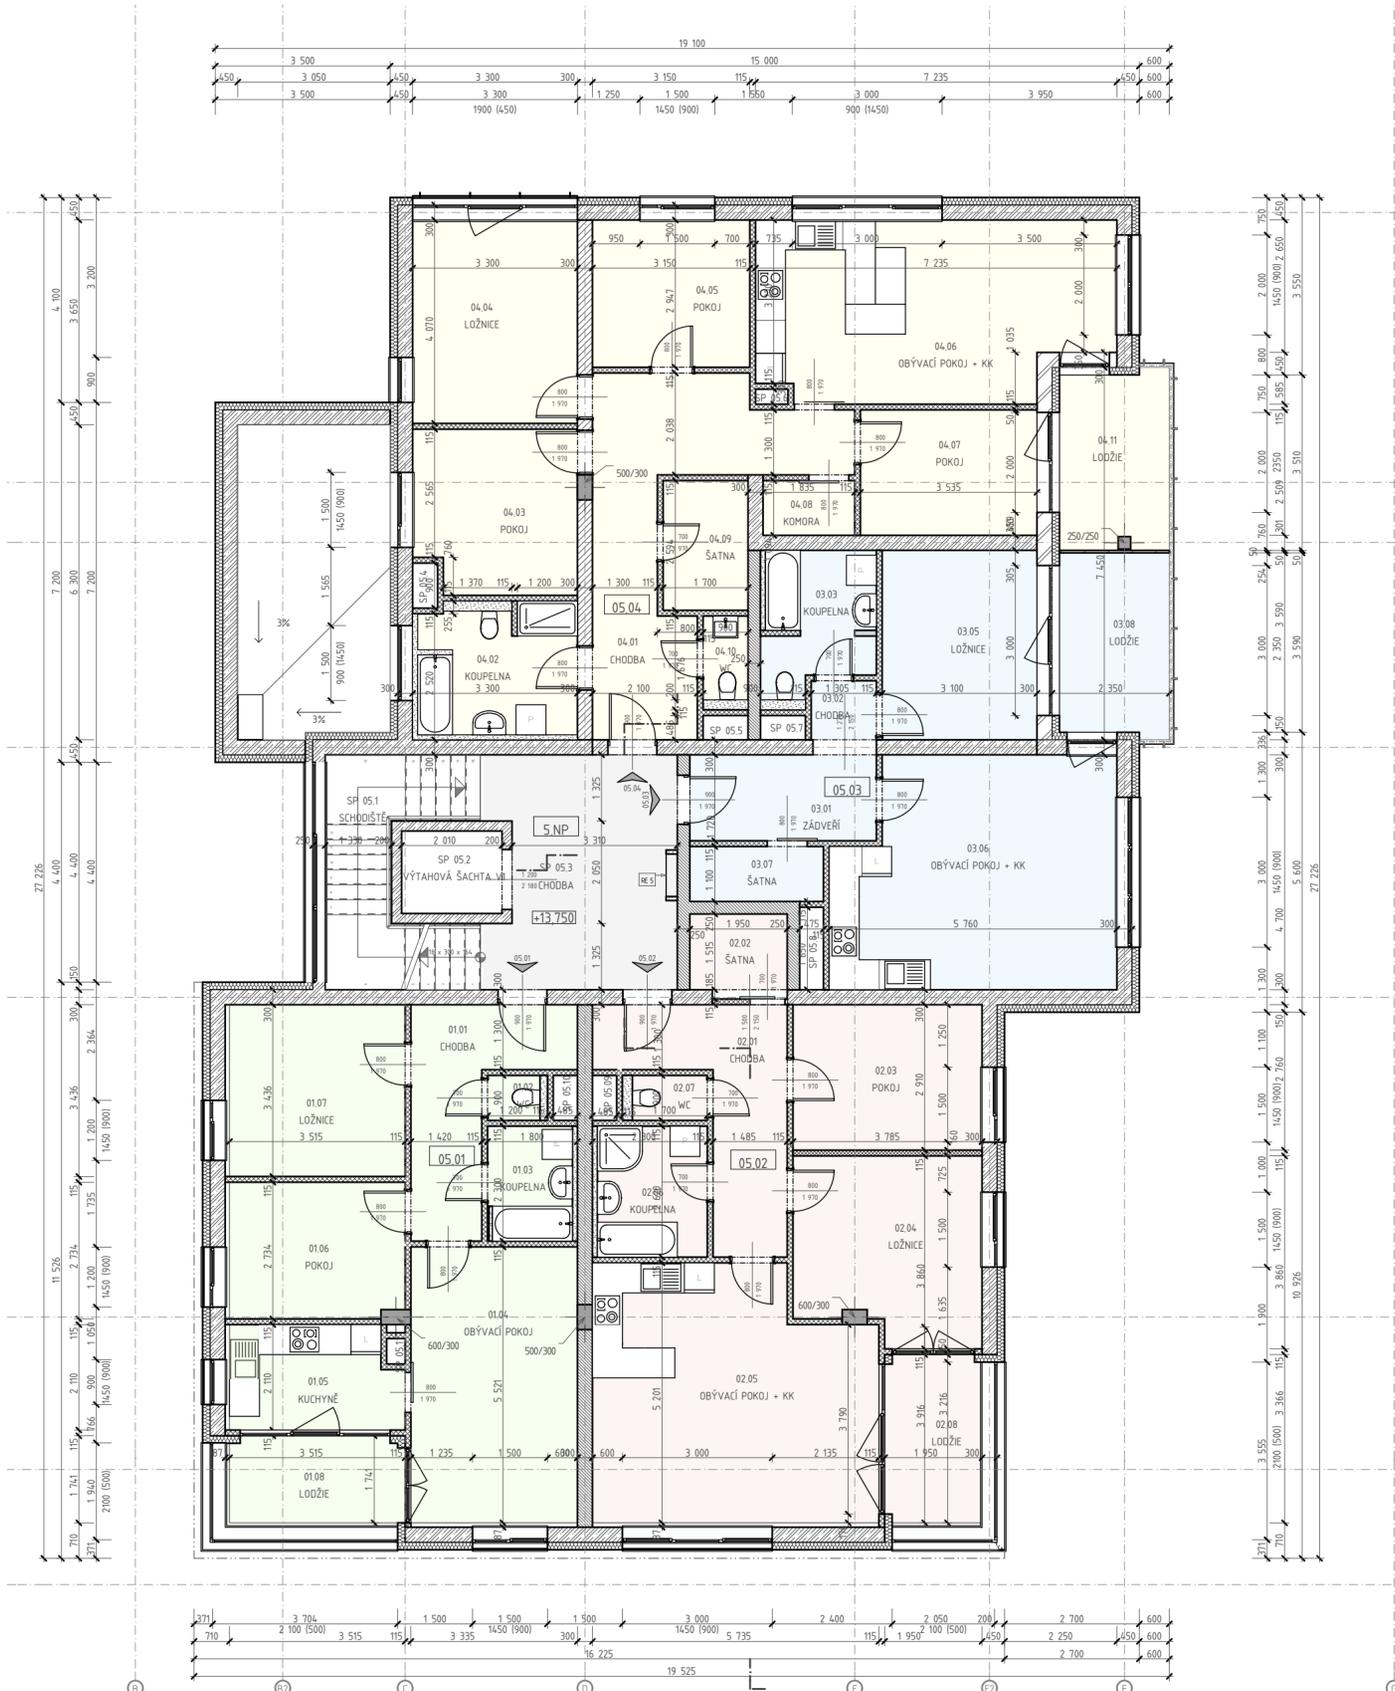

OZN.	NÁZEV MÍSTNOSTI	PLOCHA [m ²]
BYT 05.01 3+1		
01.01	CHODBA	9,21
01.02	WC	1,08
01.03	KOUPELNA	4,14
01.04	OBÝVACÍ POKOJ	18,40
01.05	KUCHYŇĚ	6,98
01.06	POKOJ	9,52
01.07	LOŽNICE	12,08
		61,41 m²
BYT 05.01 3+1		
01.08	LODŽIE	6,03
		6,03 m²
BYT 05.02 3+KK		
02.01	CHODBA	10,64
02.02	ŠATNA	2,95
02.03	POKOJ	11,01
02.04	LOŽNICE	13,42
02.05	OBÝVACÍ POKOJ + KK	27,47
02.06	KOUPELNA	6,03
02.07	WC	1,53
		73,05 m²
BYT 05.02 3+KK		
02.08	LODŽIE	6,49
		6,49 m²
BYT 05.03 2+KK		
03.01	ZÁDVEŘÍ	6,42
03.02	CHODBA	1,54
03.03	KOUPELNA	6,27
03.05	LOŽNICE	11,75
03.06	OBÝVACÍ POKOJ + KK	25,13
03.07	ŠATNA	2,94
		54,05 m²
BYT 05.03 2+KK		
03.08	LODŽIE	7,99
		7,99 m²

OZN.	NÁZEV MÍSTNOSTI	PLOCHA [m ²]
BYT 05.04 4+KK		
04.01	CHODBA	18,02
04.02	KOUPELNA	8,92
04.03	POKOJ	10,50
04.04	LOŽNICE	13,43
04.05	POKOJ	9,28
04.06	OBÝVACÍ POKOJ + KK	24,69
04.07	POKOJ	8,87
04.08	KOMORA	2,01
04.09	ŠATNA	4,41
04.10	WC	1,69
		101,82 m²
BYT 05.04 4+KK		
04.11	LODŽIE	7,81
		7,81 m²
SP 05		
SP 05.1	SCHODIŠTĚ	10,50
SP 05.2	VÝTAHOVÁ ŠACHTA ..	3,32
SP 05.3	CHODBA	17,08
SP 05.4	ŠACHTA	0,45
SP 05.5	ŠACHTA	0,44
SP 05.6	ŠACHTA	0,18
SP 05.7	ŠACHTA	0,44
SP 05.8	ŠACHTA	0,78
SP 05.9	ŠACHTA	0,44
SP 05.10	ŠACHTA	0,44
SP 05.11	ŠACHTA	0,19
		34,26 m²
		352,91 m²

±0,000 = +212,000 m.n.m.

VÝŠKOVÝ SYSTÉM: Bpv SOUŘADNICOVÝ SYSTÉM: S-JTSK

GENERÁLNÍ PROJEKTANT : ING. JAN BOMBERA AUTORIZACE ČKAIT 1200895 IČO 126 791 86		Ing. JAN BOMBERA TOLSTÉHO 192/4, 779 00 OLOMOUC tel: 603 467 841 jan.bombera@email.cz	
ZODPOVĚDNÝ PROJEKTANT : ING. JAN BOMBERA		ČÍSLO PARÉ RAŽITKO	
VYPRACOVAL : ING. JAN BOMBERA		ČÍSLO ZAKÁZKY P-2013/03	
PROFESE	STAVEBNÍ ČÁST	FORMÁT	1 x A2
STUPEŇ	DSP	ČÍSLO OBEC	OLOMOUC
DATUM	06/2014		
INVESTOR : K - stav stavební a.s., U Panelárny 588/7, 772 00 OLOMOUC			
AKCE : "POLYFUNKČNÍ OBJEKT NÁROŽÍ, ul. Schweitzerova, OLOMOUC" na parcele č. 5/8 v k. ú. Nové Sady u Olomouce			
VÝKRES : PŮDORYS 5.NP		MĚŘÍTKO 1:100, 1:1	ČÍSLO VÝKRESU D.1.1.8