


PŮDORYS 6.NP

1:100, 1:1

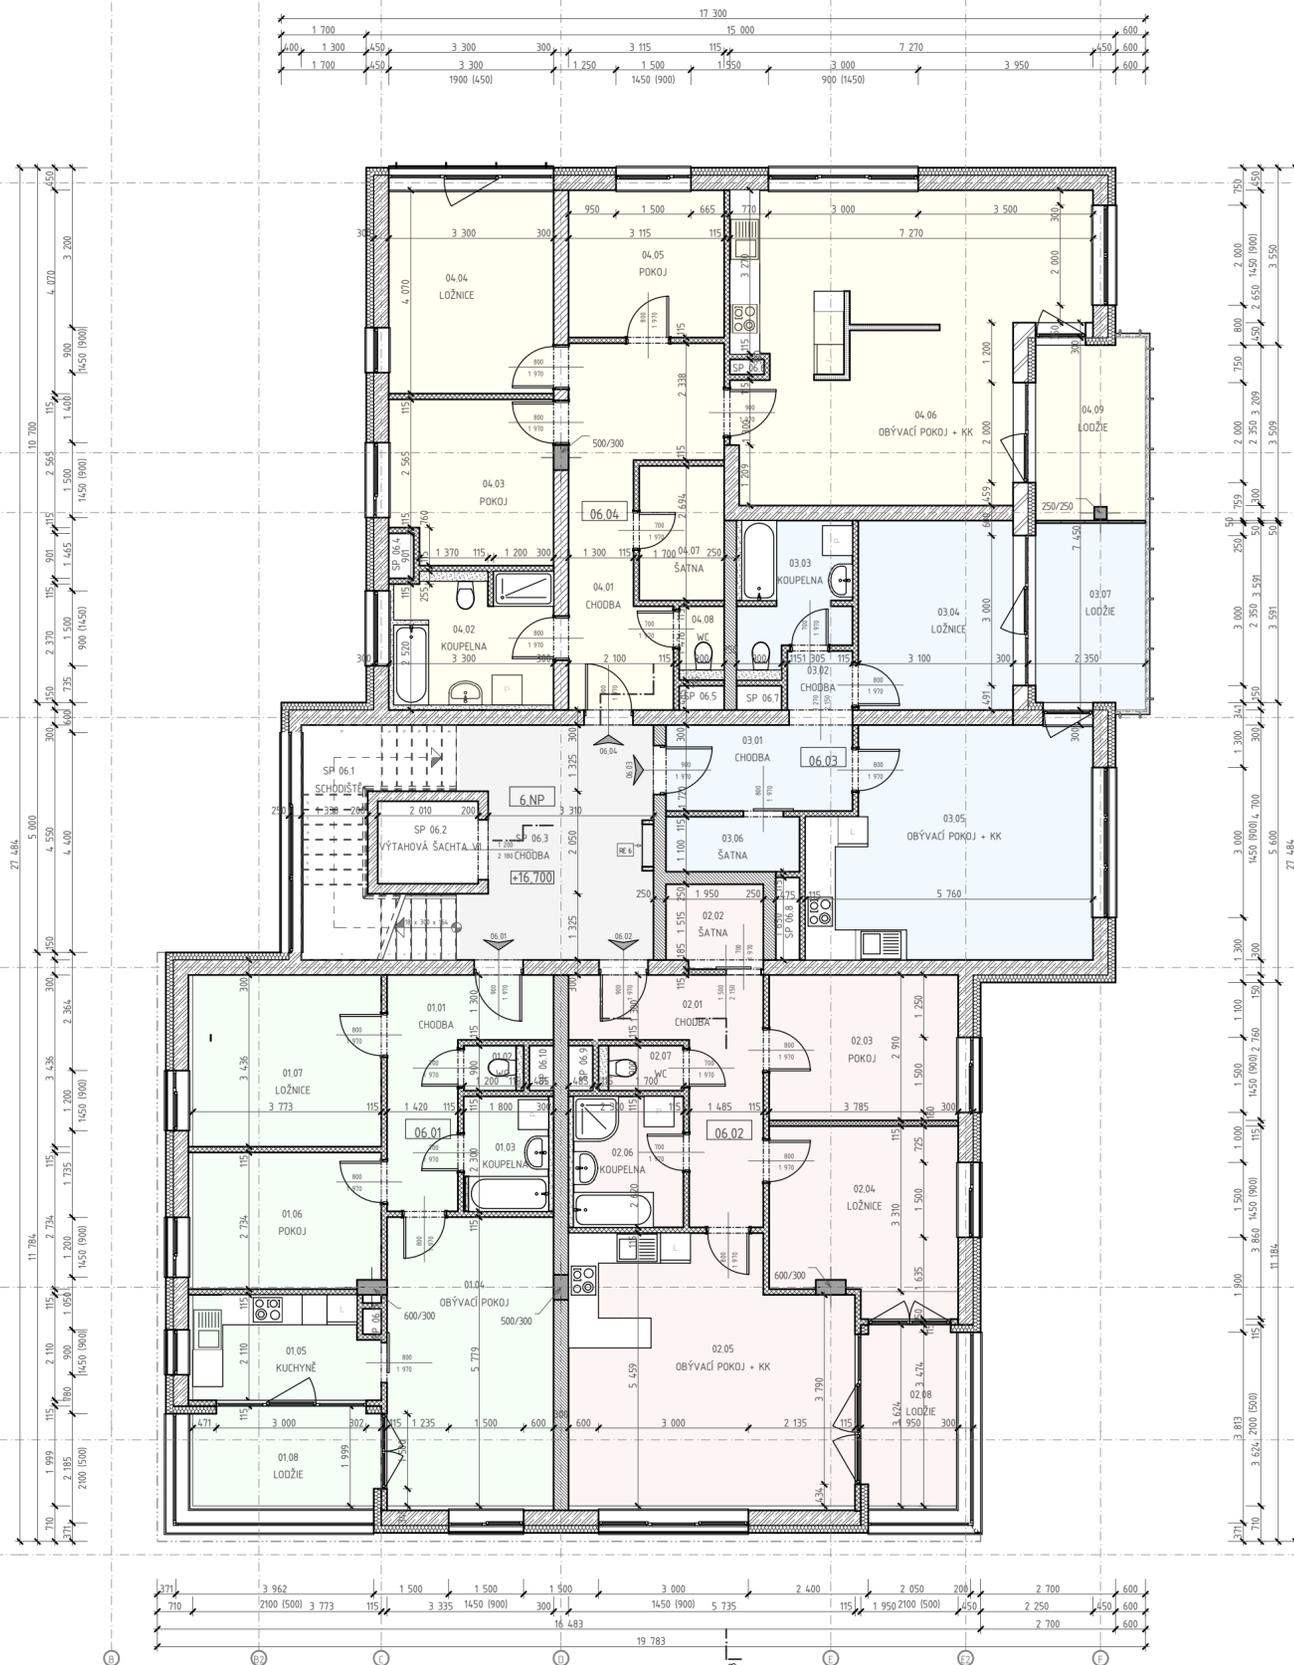

OZN.	NÁZEV MÍSTNOSTI	PLOCHA [m ²]
BYT 06.01 3+1		
01.01	CHODBA	9,21
01.02	WC	1,08
01.03	KOUPELNA	4,14
01.04	OBÝVACÍ POKOJ	19,27
01.05	KUCHYNĚ	7,52
01.06	POKOJ	10,22
01.07	LOŽNICE	12,97
		64,41 m²
BYT 06.01 3+1		
01.08	LODŽIE	7,38
		7,38 m²
BYT 06.02 3+KK		
02.01	CHODBA	10,64
02.02	ŠATNA	2,95
02.03	POKOJ	11,01
02.04	LOŽNICE	13,40
02.05	OBÝVACÍ POKOJ + KK	28,95
02.06	KOUPELNA	6,03
02.07	WC	1,53
		74,51 m²
BYT 06.02 3+KK		
02.08	LODŽIE	6,95
		6,95 m²
BYT 06.03 2+KK		
03.01	CHODBA	6,42
03.02	CHODBA	1,54
03.03	KOUPELNA	6,27
03.04	LOŽNICE	11,75
03.05	OBÝVACÍ POKOJ + KK	25,13
03.06	ŠATNA	2,94
		54,05 m²
BYT 06.03 2+KK		
03.07	LODŽIE	7,99
		7,99 m²

OZN.	NÁZEV MÍSTNOSTI	PLOCHA [m ²]
BYT 06.04 4+KK		
04.01	CHODBA	15,44
04.02	KOUPELNA	8,92
04.03	POKOJ	10,50
04.04	LOŽNICE	13,43
04.05	POKOJ	9,18
04.06	OBÝVACÍ POKOJ + KK	38,88
04.07	ŠATNA	4,58
04.08	WC	1,33
		102,26 m²
BYT 06.04 4+KK		
04.09	LODŽIE	7,81
		7,81 m²
SP 06		
SP 06.1	SCHODIŠTĚ	10,50
SP 06.2	VÝTAHOVÁ ŠACHTA ..	3,32
SP 06.3	CHODBA	17,08
SP 06.4	ŠACHTA	0,45
SP 06.5	ŠACHTA	0,44
SP 06.6	ŠACHTA	0,21
SP 06.7	ŠACHTA	0,44
SP 06.8	ŠACHTA	0,78
SP 06.9	ŠACHTA	0,44
SP 06.10	ŠACHTA	0,44
SP 06.11	ŠACHTA	0,13
		34,23 m²
		359,59 m²

±0,000 = +212,000 m.n.m.

VÝŠKOVÝ SYSTÉM: Bpv SOUŘADNICOVÝ SYSTÉM: S-JTSK

GENERÁLNÍ PROJEKTANT : ING. JAN BOMBERA AUTORIZACE ČKAIT 1200895 IČO 126 791 86		ING. JAN BOMBERA TOLSTÉHO 192/4, 779 00 OLOMOUC tel: 603 467 841 jan.bombera@email.cz	
ZODPOVĚDNÝ PROJEKTANT : ING. JAN BOMBERA		VYPRACOVAL : ING. JAN BOMBERA	
PROFESE	STAVEBNÍ ČÁST	FORMÁT	1 x A2
STUPEŇ	DSP	ČÍSLO ZAKÁZKY	P-2013/03
DATUM	06/2014	OBEC	OLOMOUC
INVESTOR : K - stav stavební a.s., U Panelárny 588/7, 772 00 OLOMOUC		ČÍSLO PARÉ	RAŽITKO
AKCE : "POLYFUNKČNÍ OBJEKT NÁROŽÍ, ul. Schweitzerova, OLOMOUC" na parcele č. 5/8 v k. ú. Nové Sady u Olomouce			
VÝKRES : PŮDORYS 6.NP		MĚŘÍTKO 1:100, 1:1	ČÍSLO VÝKRESU D.1.1.9